


PARQUE AQUÁTICO MUNICIPAL ADRIANO CARLOS DE OLIVEIRA

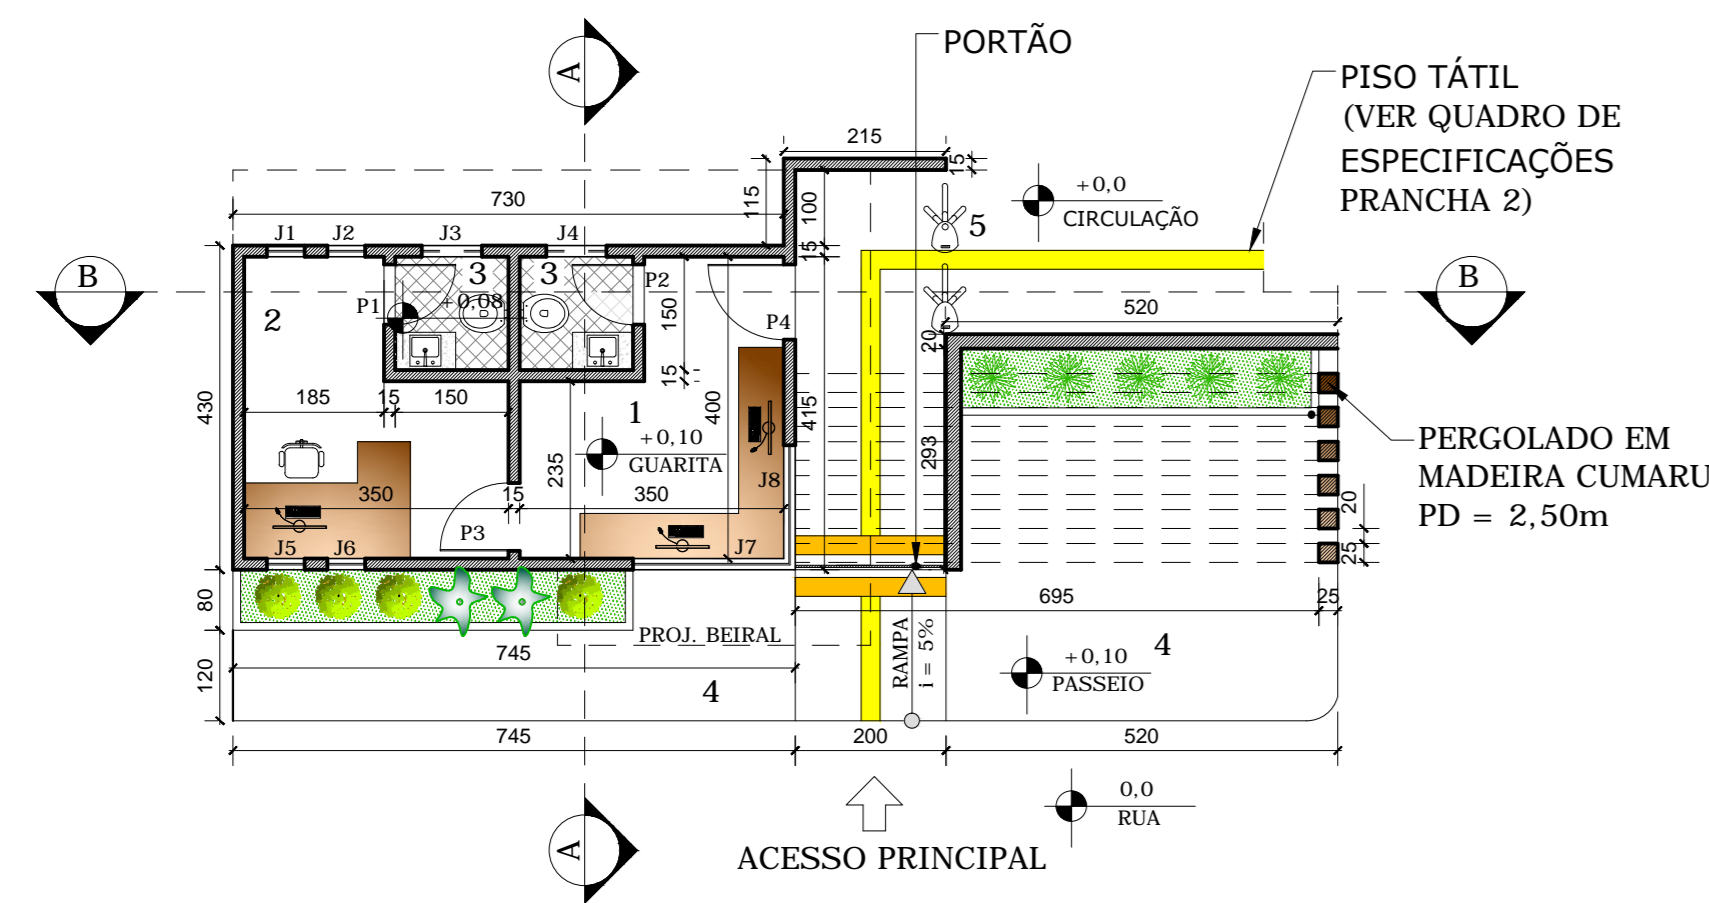


GUARITA - PD = 3m		
TIPO DE ESQUADRIAS	CÓDIGO	DIMENSÕES
J1	J2	50X150X100cm
J3	J4	80X80X160cm
J5	J6	50X150X100cm
J7	J8	210X150X100cm
P1	P2	80X210cm
P3	P4	90X210cm


- GUARITA - 32m²
 1 - RECEPÇÃO - 14m²
 2 - SALA DE ADM - 11,3m²
 3 - W.C - 2,25m²
 4 - PASSEIO
 5 - CATRACAS

PLANTA BAIXA GUARITA
ESCALA 1:100


A GUARITA CONTA COM UMA ÁREA DE 32m², E TEM ESPAÇO PARA 2 PORTEIROS, E 1 FUNCINÁRIO NA ADM. SUA ESTRUTURA É DE ALVENARIA CONVENCIONAL E LAJE COBERTA E A ENTRADA PARA O PARQUE É FEITA ATRAVÉS DE CATRACAS PARA PEDESTRES, E A DO ESTACIONAMENTO FICA NA LATERAL ESQUERDA DO PARQUE.

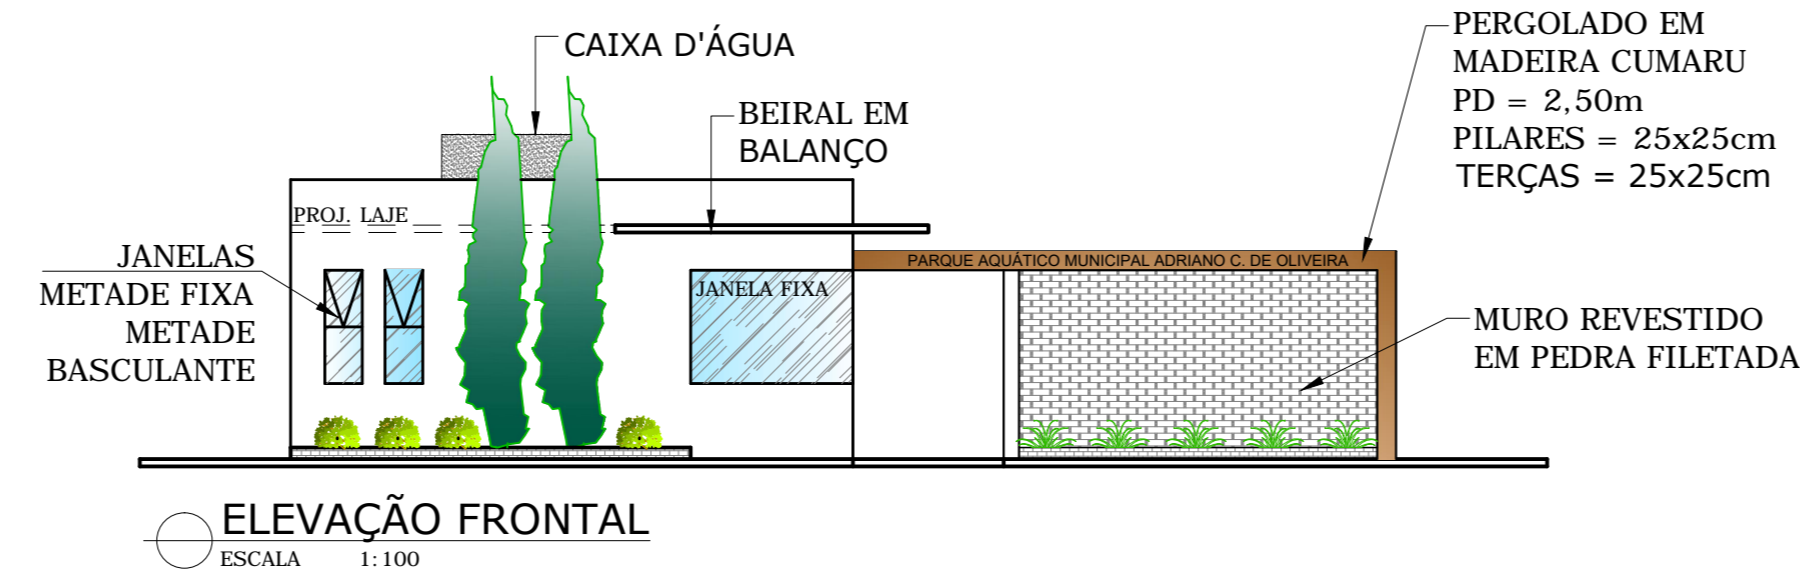


VISTA FRONTAL GUARITA

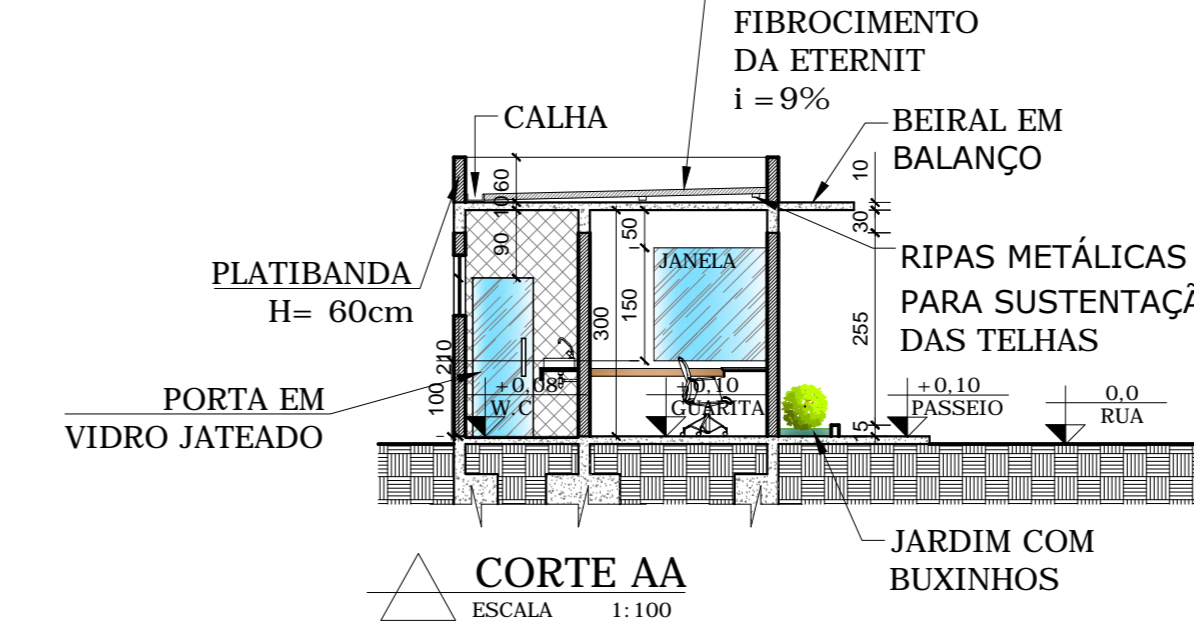

VISTA FRONTAL GUARITA

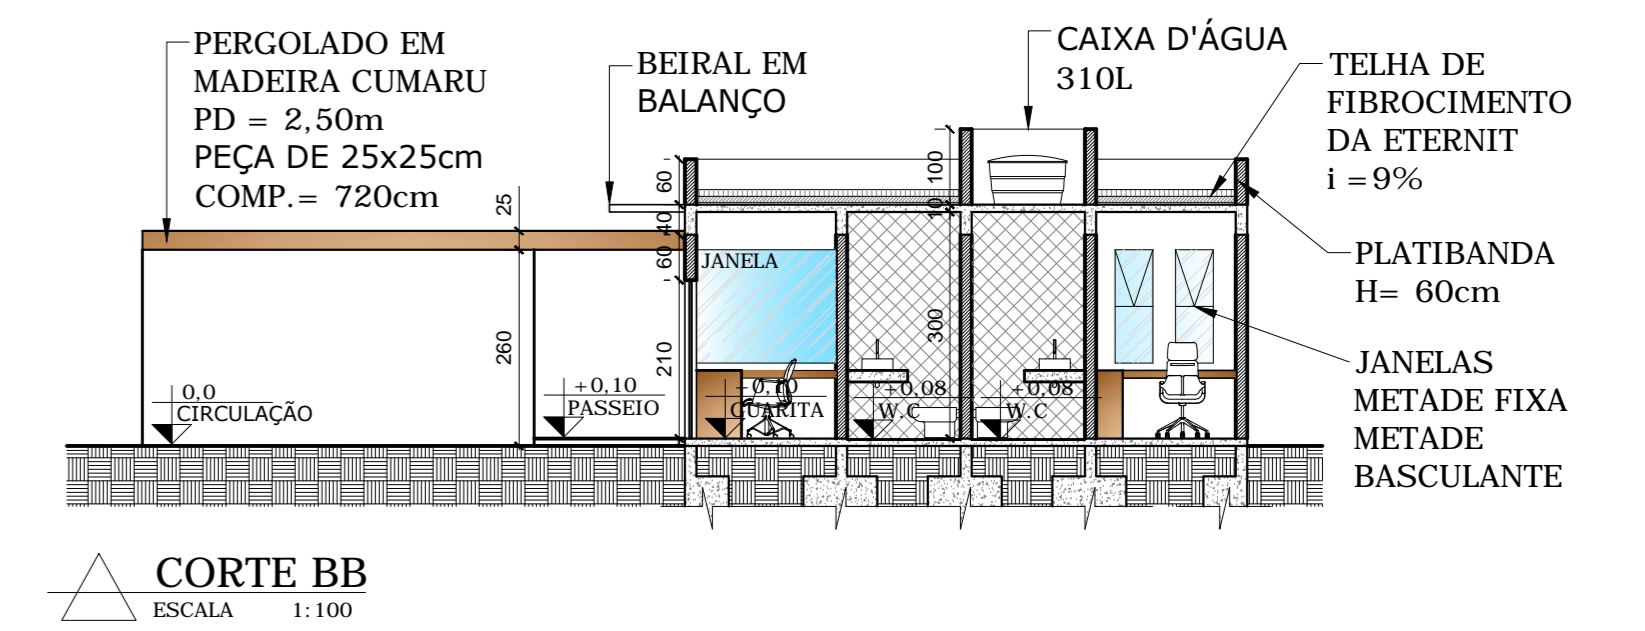

VISTA FRONTAL GUARITA

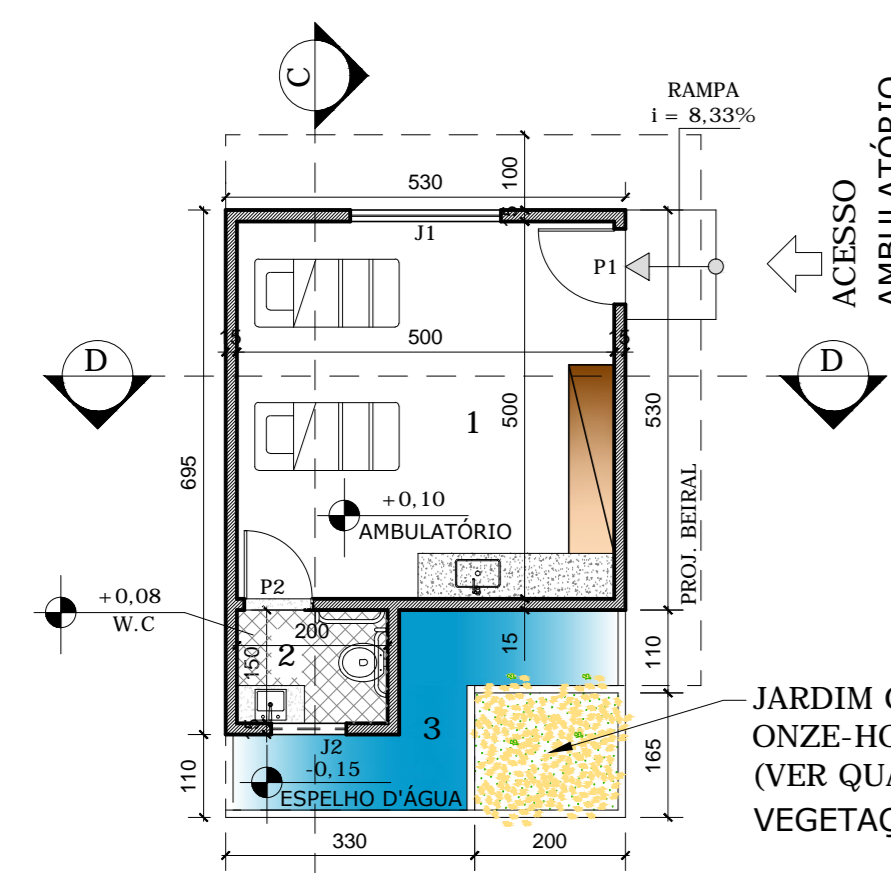


AMBULATÓRIO - PD = 3m		
TIPO DE ESQUADRIAS	CÓDIGO	DIMENSÕES
J1	J2	200X150X100cm
J3	J4	100X80X160cm
P1	P2	100X210cm
P3	P4	90X210cm


- AMBULATÓRIO - 32m²
 1 - SALA DE PROCEDIMENTOS - 25m²
 2 - W.C - 3m²
 3 - ESPELHO D'ÁGUA - 6,5m²

PLANTA BAIXA AMBULATÓRIO
ESCALA 1:100


O AMBULATÓRIO CONTA COM UMA ÁREA DE 32m², E TEM ESPAÇO PARA 2 ENFERMEIROS E PESSOAS QUE PRECISAREM DE ATENDIMENTO. ELE CONTA COM UMA SALA DE PROCEDIMENTOS E UM LAVABO. SUA ESTRUTURA É DE ALVENARIA CONVENCIONAL E LAJE COBERTA, E FOI LOCALIZADO AO LADO DA SAÍDA DE EMERGÊNCIA DO PARQUE, VISANDO A FÁCIL SAÍDA DO LOCAL.

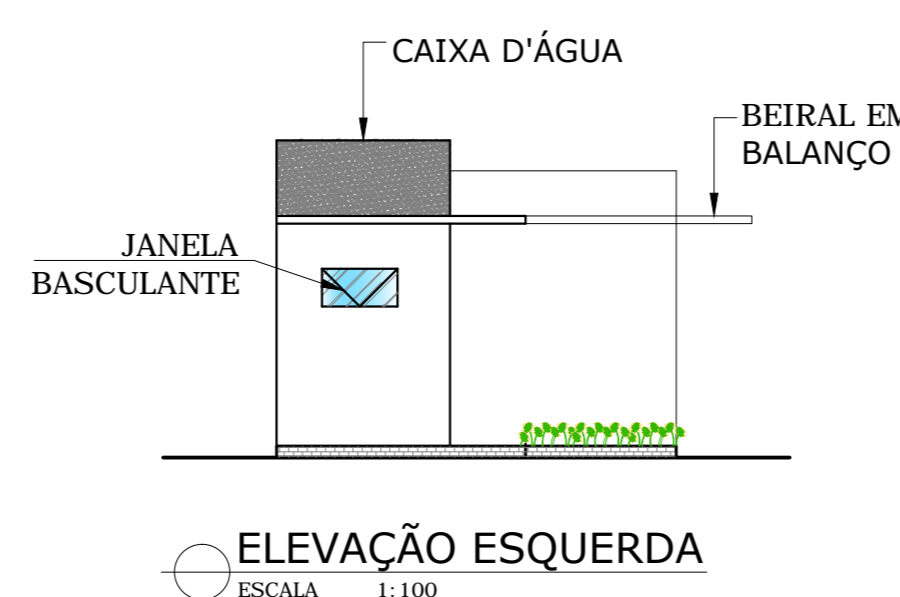



ÁREA SETOR TÉCNICO (GÁS, ELÉTRICO, LIXO)

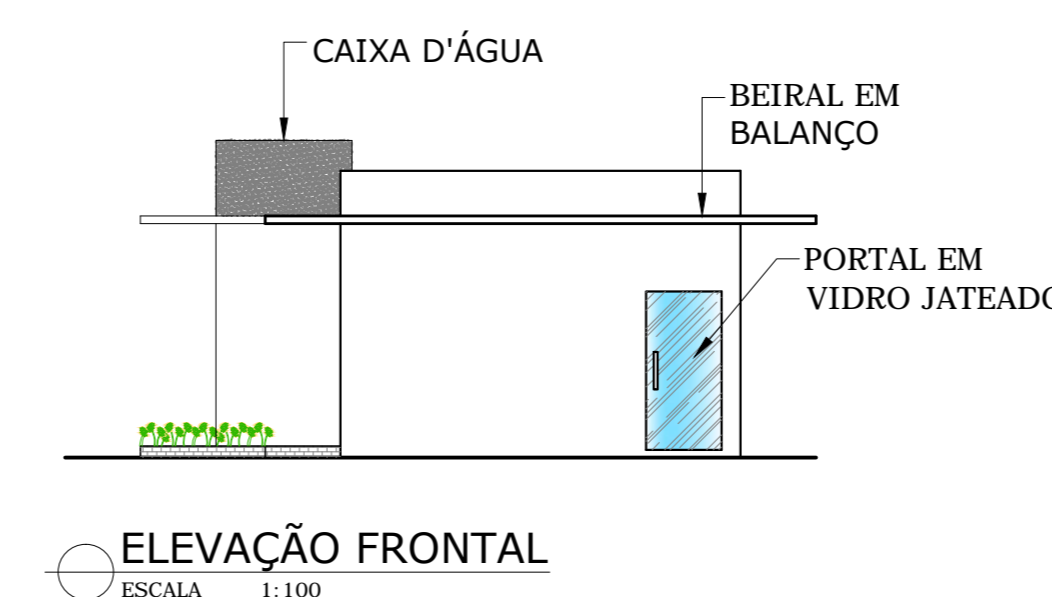

ÁREA SETOR TÉCNICO (GÁS, ELÉTRICO, LIXO)

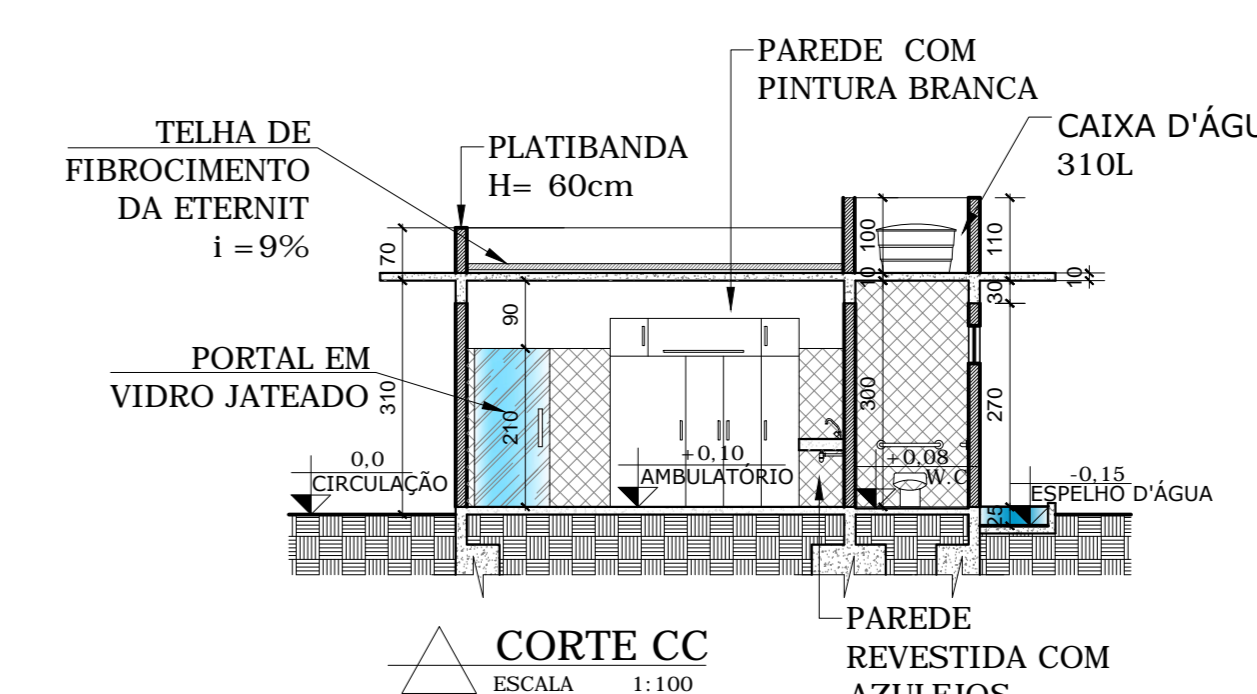




O SETOR TÉCNICO PRINCIPAL DO PARQUE TEM UMA ÁREA DE 46m². SUA ESTRUTURA É DE ALVENARIA CONVENCIONAL E LAJE COBERTA E A PORTA DA ÁREA DE GÁS É FEITA EM ESQUADRIA METÁLICA E FECHAMENTO EM TELA. DO SETOR DE GÁS O MESMO SERÁ LEVADO ATRAVÉS DE ENCANAMENTO PARA AS ÁREAS QUE NECESSITAREM. NO SETOR ELÉTRICO FICARÁ BOA PARTE DO ELÉTRICO DO PARQUE. E NO SETOR DE LIXO É ONDE SERÁ DEPOSITADO TODO O LIXO DO PARQUE PARA DESCARTALO TODO DE UMA SÓ VEZ.

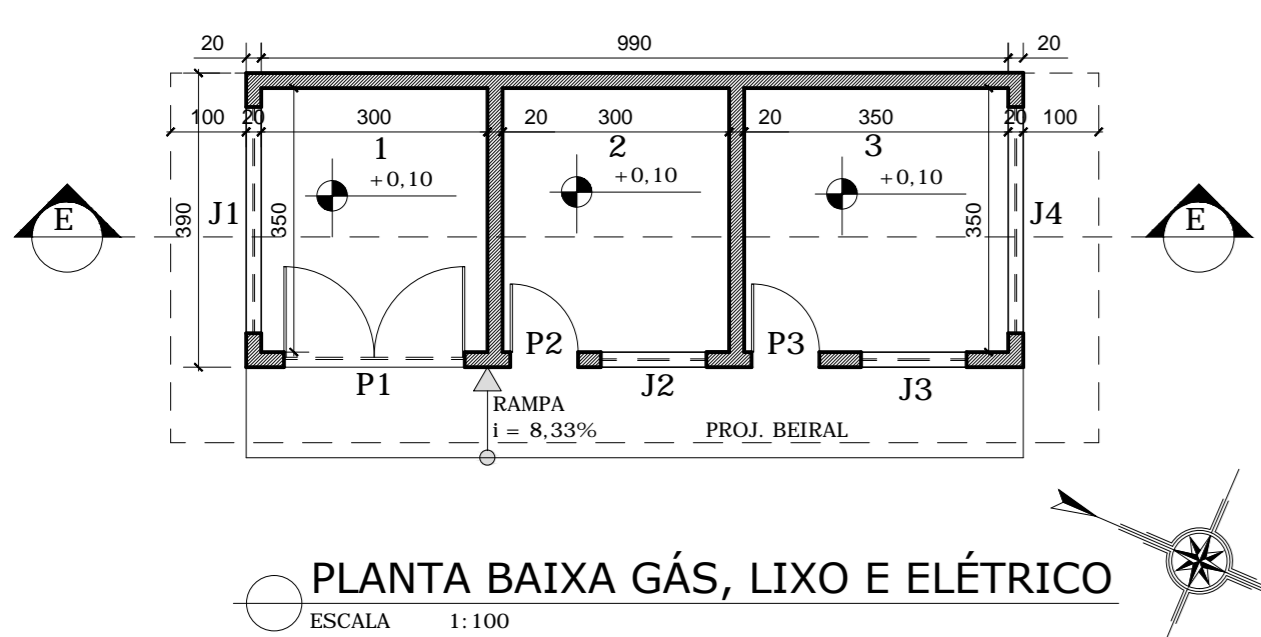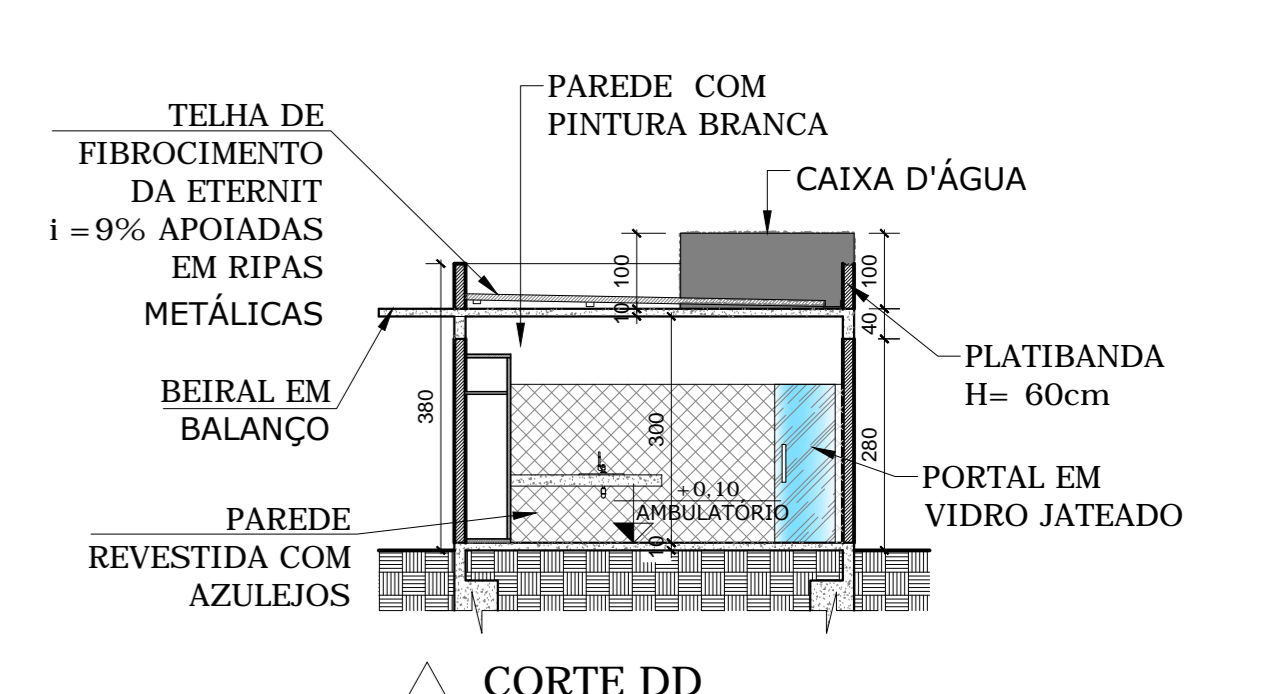

TÉCNICO - PD = 3m		
TIPO DE ESQUADRIAS	CÓDIGO	DIMENSÕES
J1	J2	300X80X180cm
J3	J4	140X80X180cm
J5	J6	140X80X180cm
J7	J8	300X80X180cm
P1	P2	240X250cm
P3	P4	90X210cm

- TÉCNICO - 46m²
 1 - CENTRAL DE GÁS - 10m²
 2 - DEPÓSITO DE LIXO - 10,5m²
 3 - CENTRAL ELÉTRICA - 12,25m²

PLANTA BAIXA GÁS, LIXO E ELÉTRICO
ESCALA 1:100

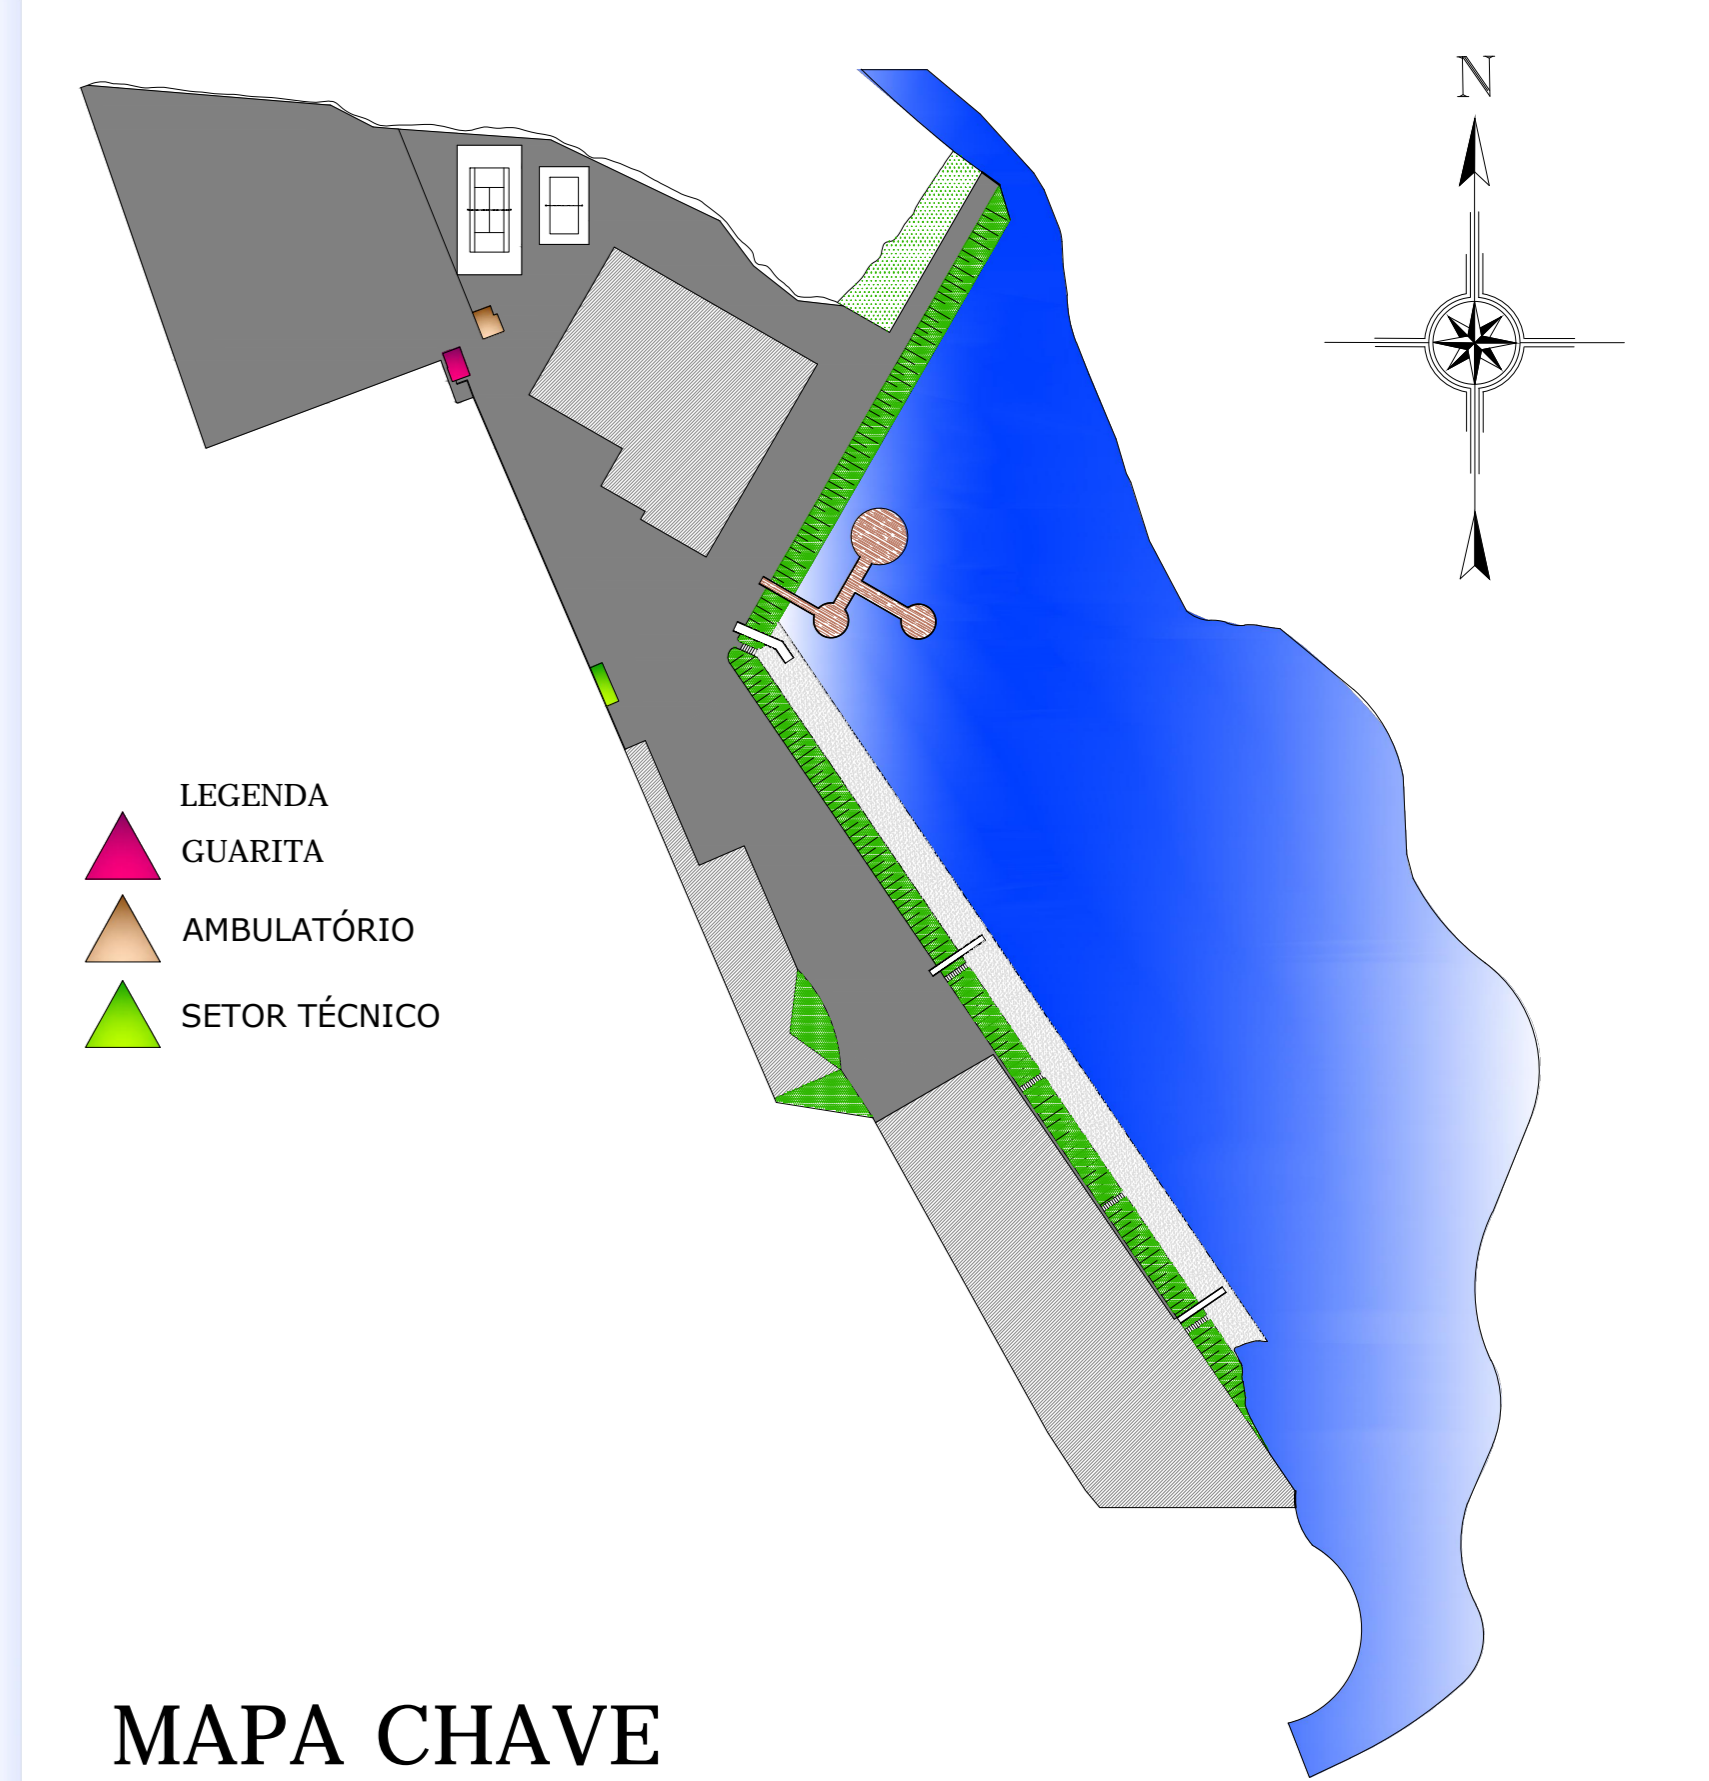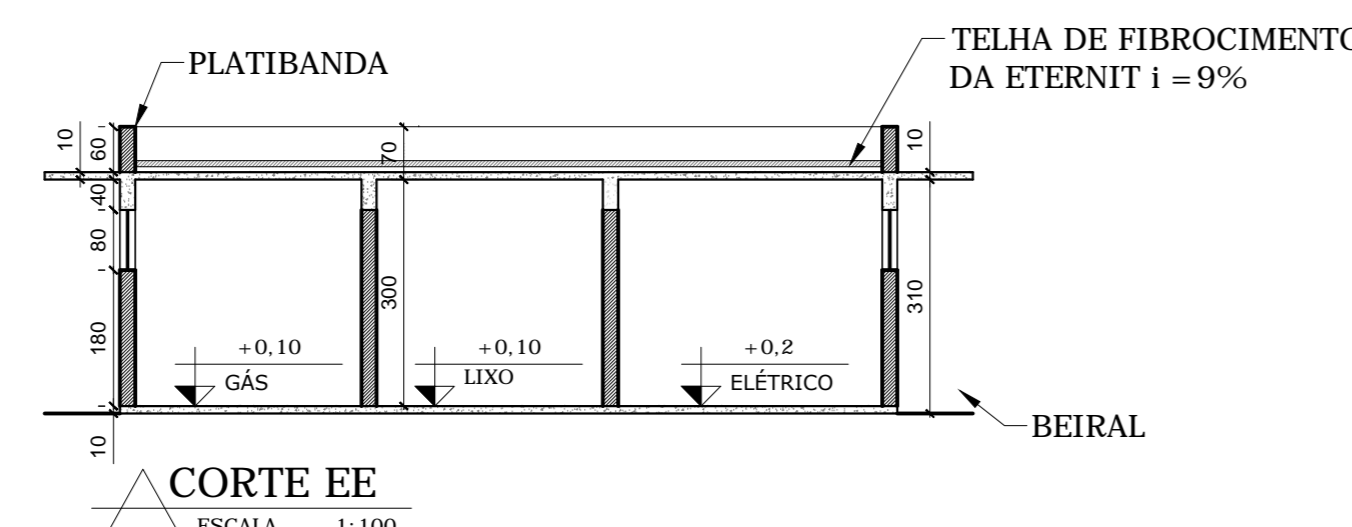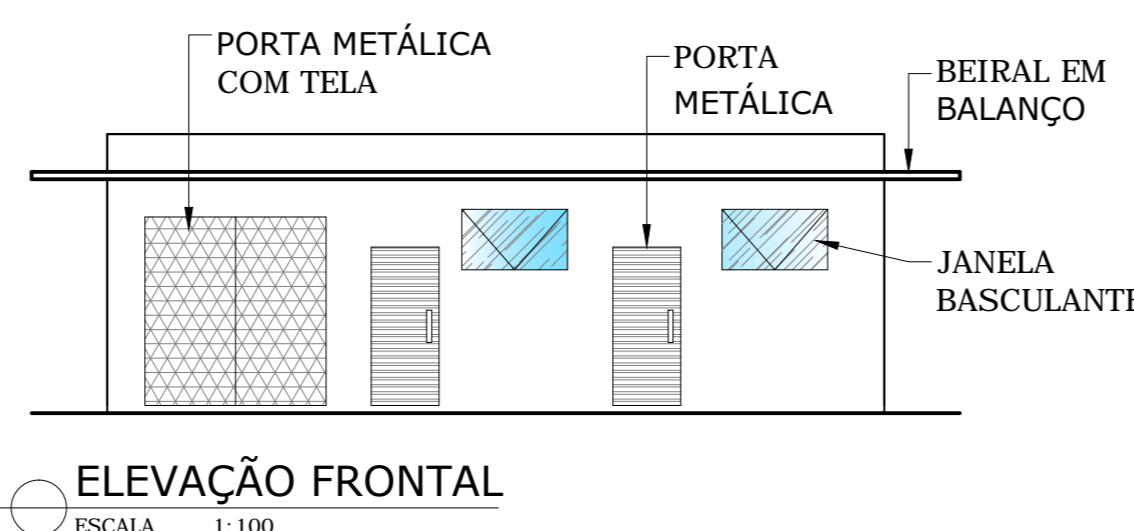

MAPA CHAVE