



PLANTA BAIXA TÉRREO ESCOLA DE MÚSICA
ESCALA 1:100

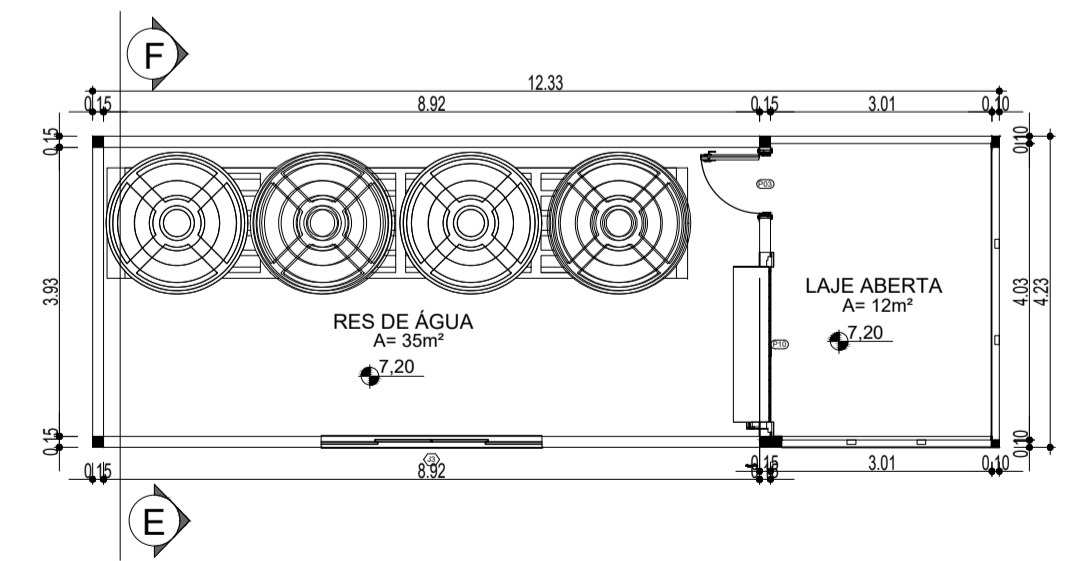

PLANTA BAIXA RESERVATÓRIO DE ÁGUA
ESCALA 1:100

OBS.
TODAS AS DIMENSÕES DE PORTAS E JANELAS ESTÃO PRESENTES NA TABELA DE PORTAS E JANELAS - PRANCHA 3/8.

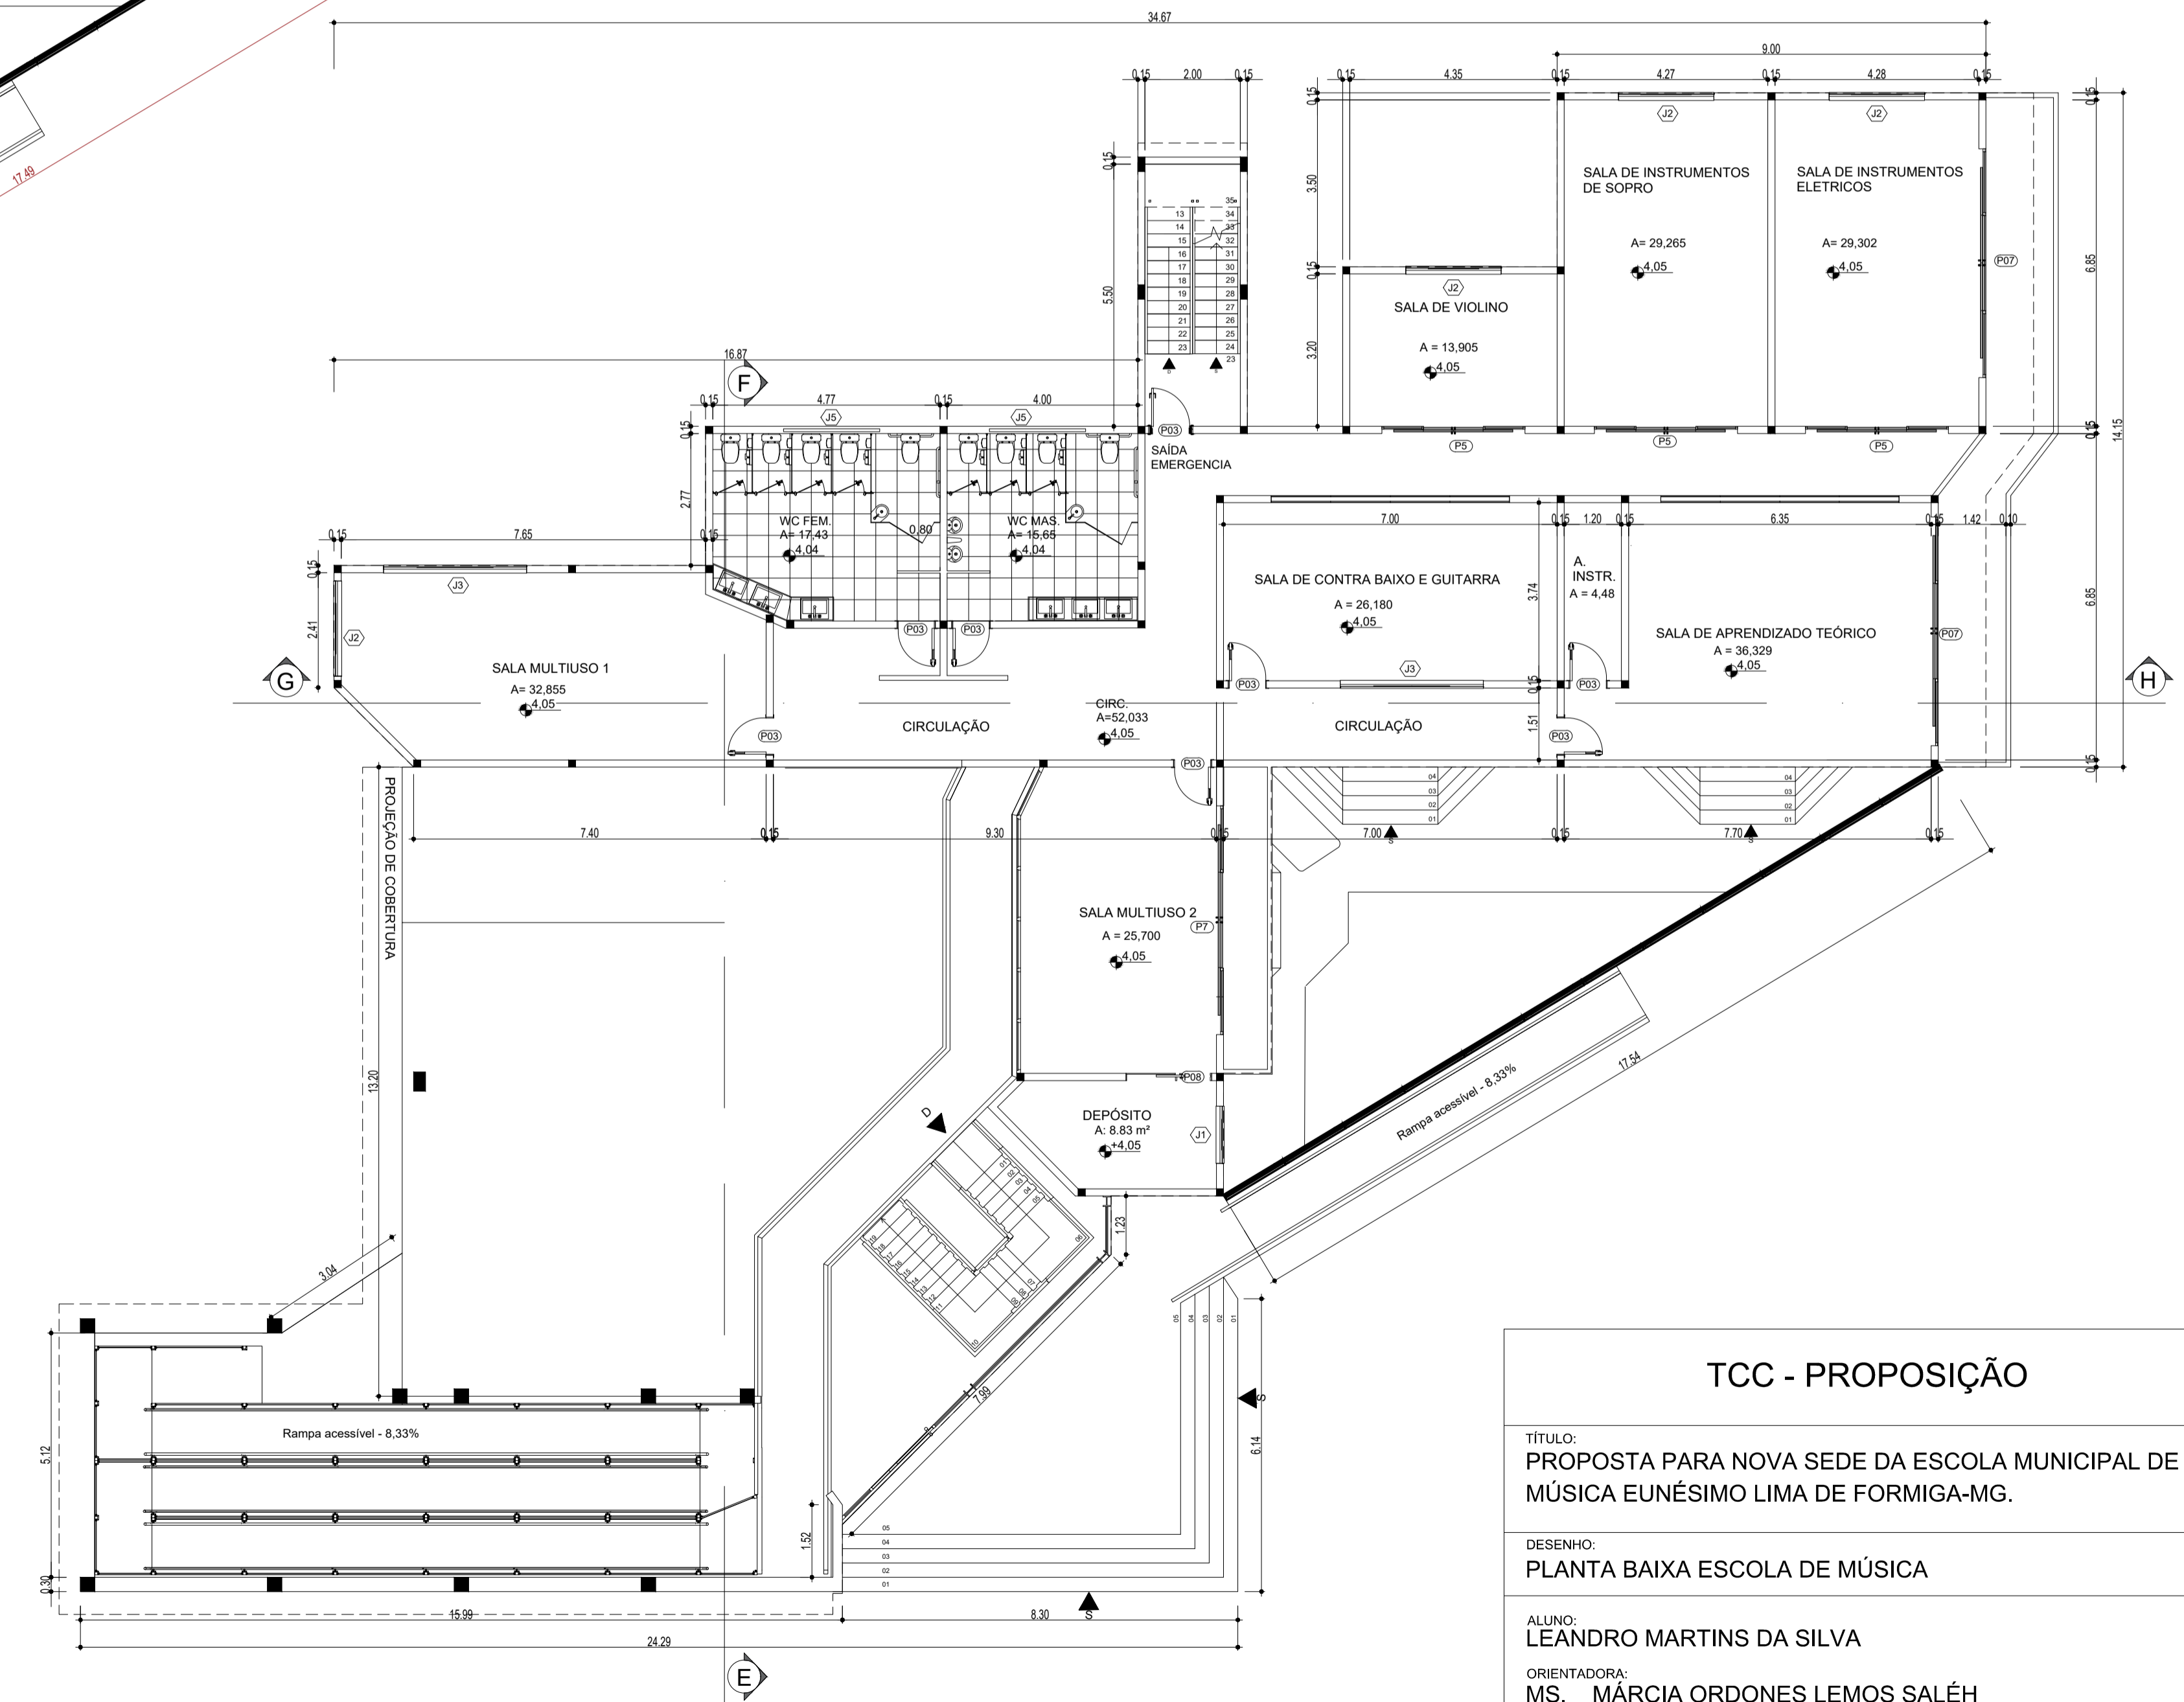

PLANTA BAIXA 1º ANDAR ESCOLA DE MÚSICA
ESCALA 1:100

TCC - PROPOSIÇÃO		
TÍTULO: PROPOSTA PARA NOVA SEDE DA ESCOLA MUNICIPAL DE MÚSICA EUNÉSIMO LIMA DE FORMIGA-MG.		
DESENHO: PLANTA BAIXA ESCOLA DE MÚSICA		
ALUNO: LEANDRO MARTINS DA SILVA		
ORIENTADORA: MS. MÁRCIA ORDONES LEMOS SALÉH		
DATA: 31-10-2017	ESCALA: 1:100	FOLHA: 2/8